

LOCALE 111
 autorimessa
 h=2,80m
 Sup=66,30mq
 Vol=185,64mc

LOCALE 112
 deposito
 h=2,80m
 Sup=41,40mq
 Vol=115,92mc

LOCALE 110
 aula multimediale
 h=2,80m
 Sup=97,09mq
 Vol=271,86mc

LOCALE 108/3
 deposito
 h=2,80m
 Sup=22,75mq
 Vol=63,70mc

LOCALE 108/2
 deposito
 h=2,80m
 Sup=12,82mq
 Vol=34,50mc

LOCALE 108/1
 deposito
 h=2,80m
 Sup=20,35mq
 Vol=56,98mc

LOCALE 107
 deposito
 h=2,80m
 Sup=15,23mq
 Vol=42,64mc

LOCALE 106
 ufficio
 h=2,80m
 Sup=13,31mq
 Vol=37,27mc



LOCALE 104
 deposito
 h=2,80m
 Sup=7,42mq
 Vol=20,77mc

LOCALE 103
 ufficio
 h=2,80m
 Sup=12,47mq
 Vol=34,92mc

LOCALE 102
 ufficio
 h=2,80m
 Sup=16,82mq
 Vol=47,29mc

LOCALE 101
 ufficio
 h=2,80m
 Sup=26,81mq
 Vol=75,06mc

Sup. fin. aprile = 2x0,70x1,25
 Sup. fin. fissate = 4x0,70x1,25

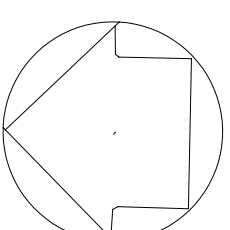
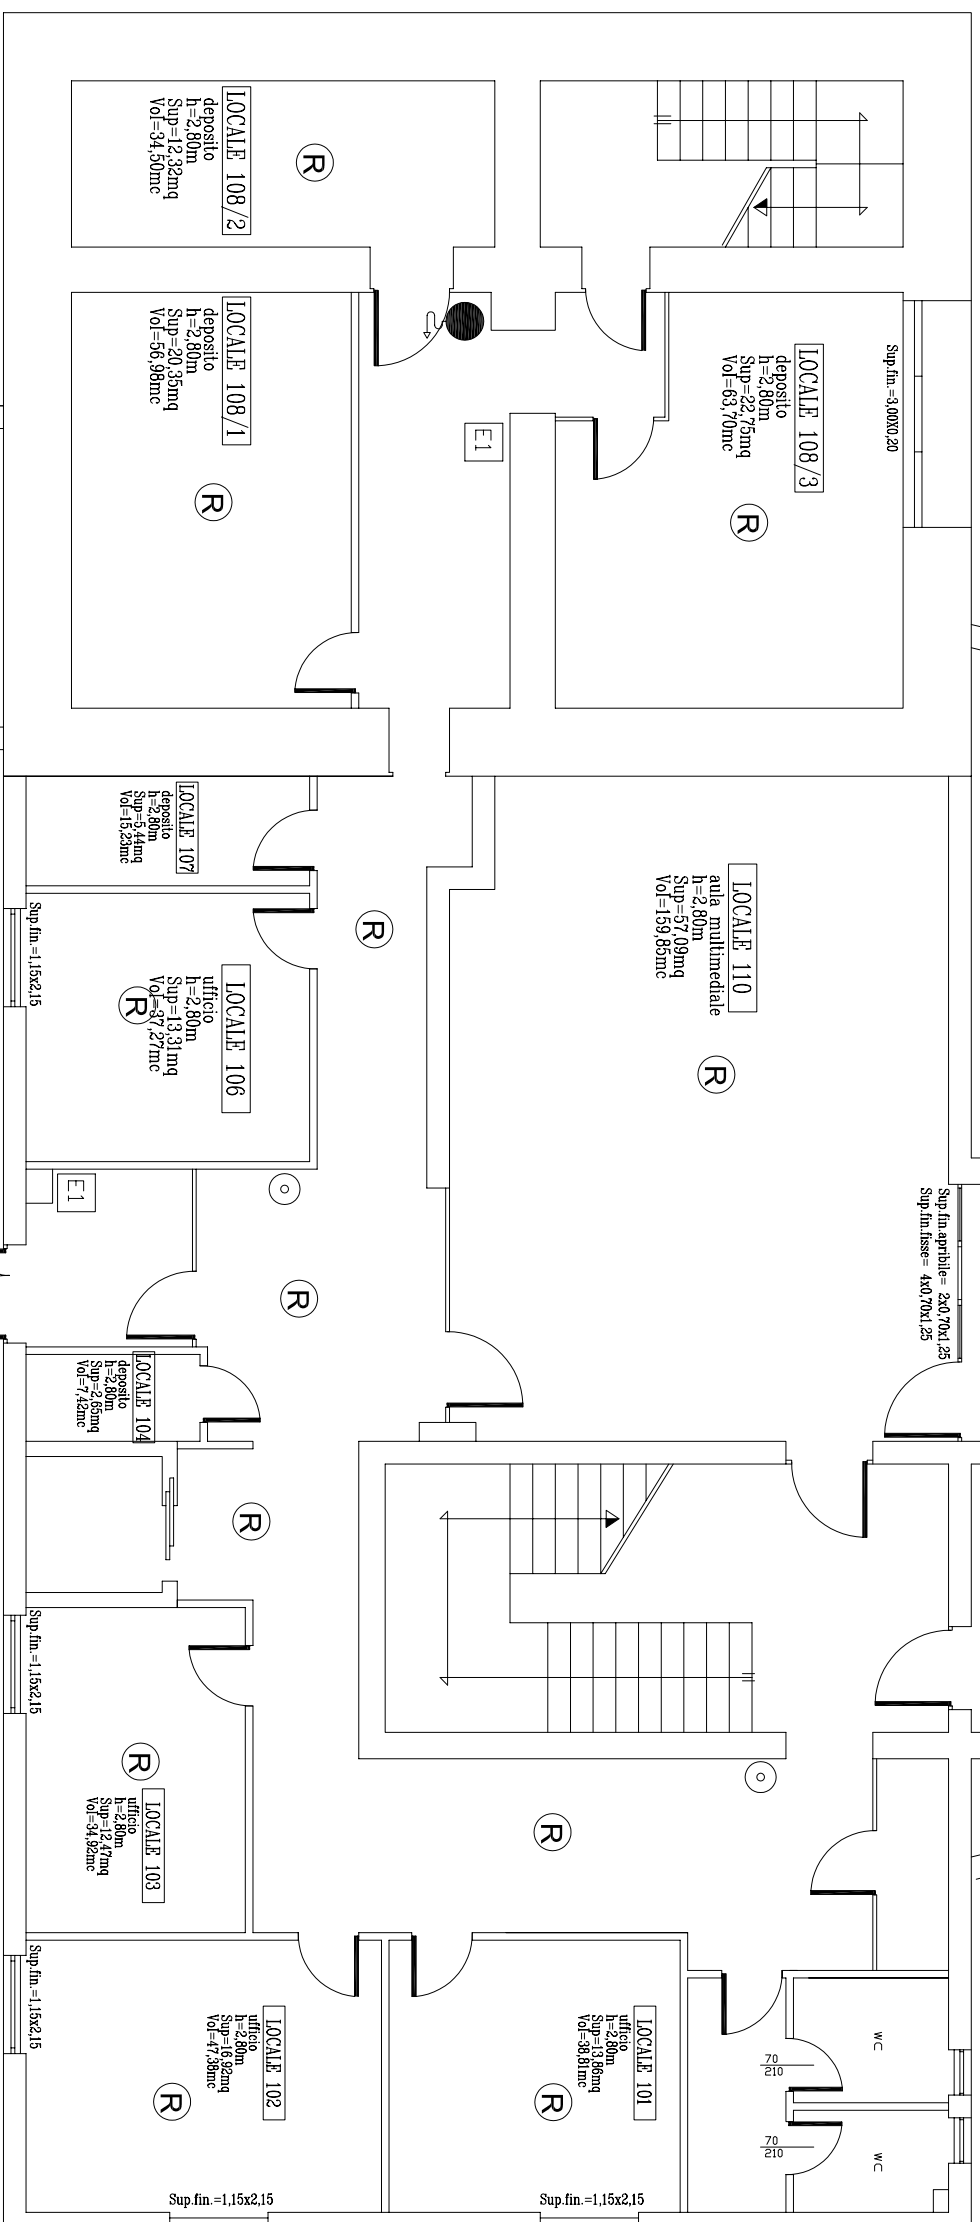


ADISU

LEGENDA

X	Stazione di rilevamento dati fonometrici
00X/00Y	Stazione di rilevamento dati microclinatici-illuminometrici
(R)	Rilevatore a doppia camera di ionizzazione
(O)	Allarme antincendio
(E)	Estintore a polvere da kg 6
(E1)	Estintore a CO2 da kg 5
(E1)	Estintore carrellato
(E1)	Idrante UNI 45
U.S.	Uscita di sicurezza
(↑)	Via di esodo

SEDE ADISU
 Pianta piano seminterrato
 Scala 1/100

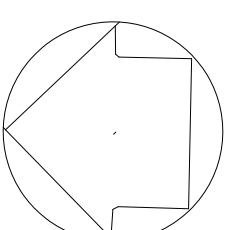
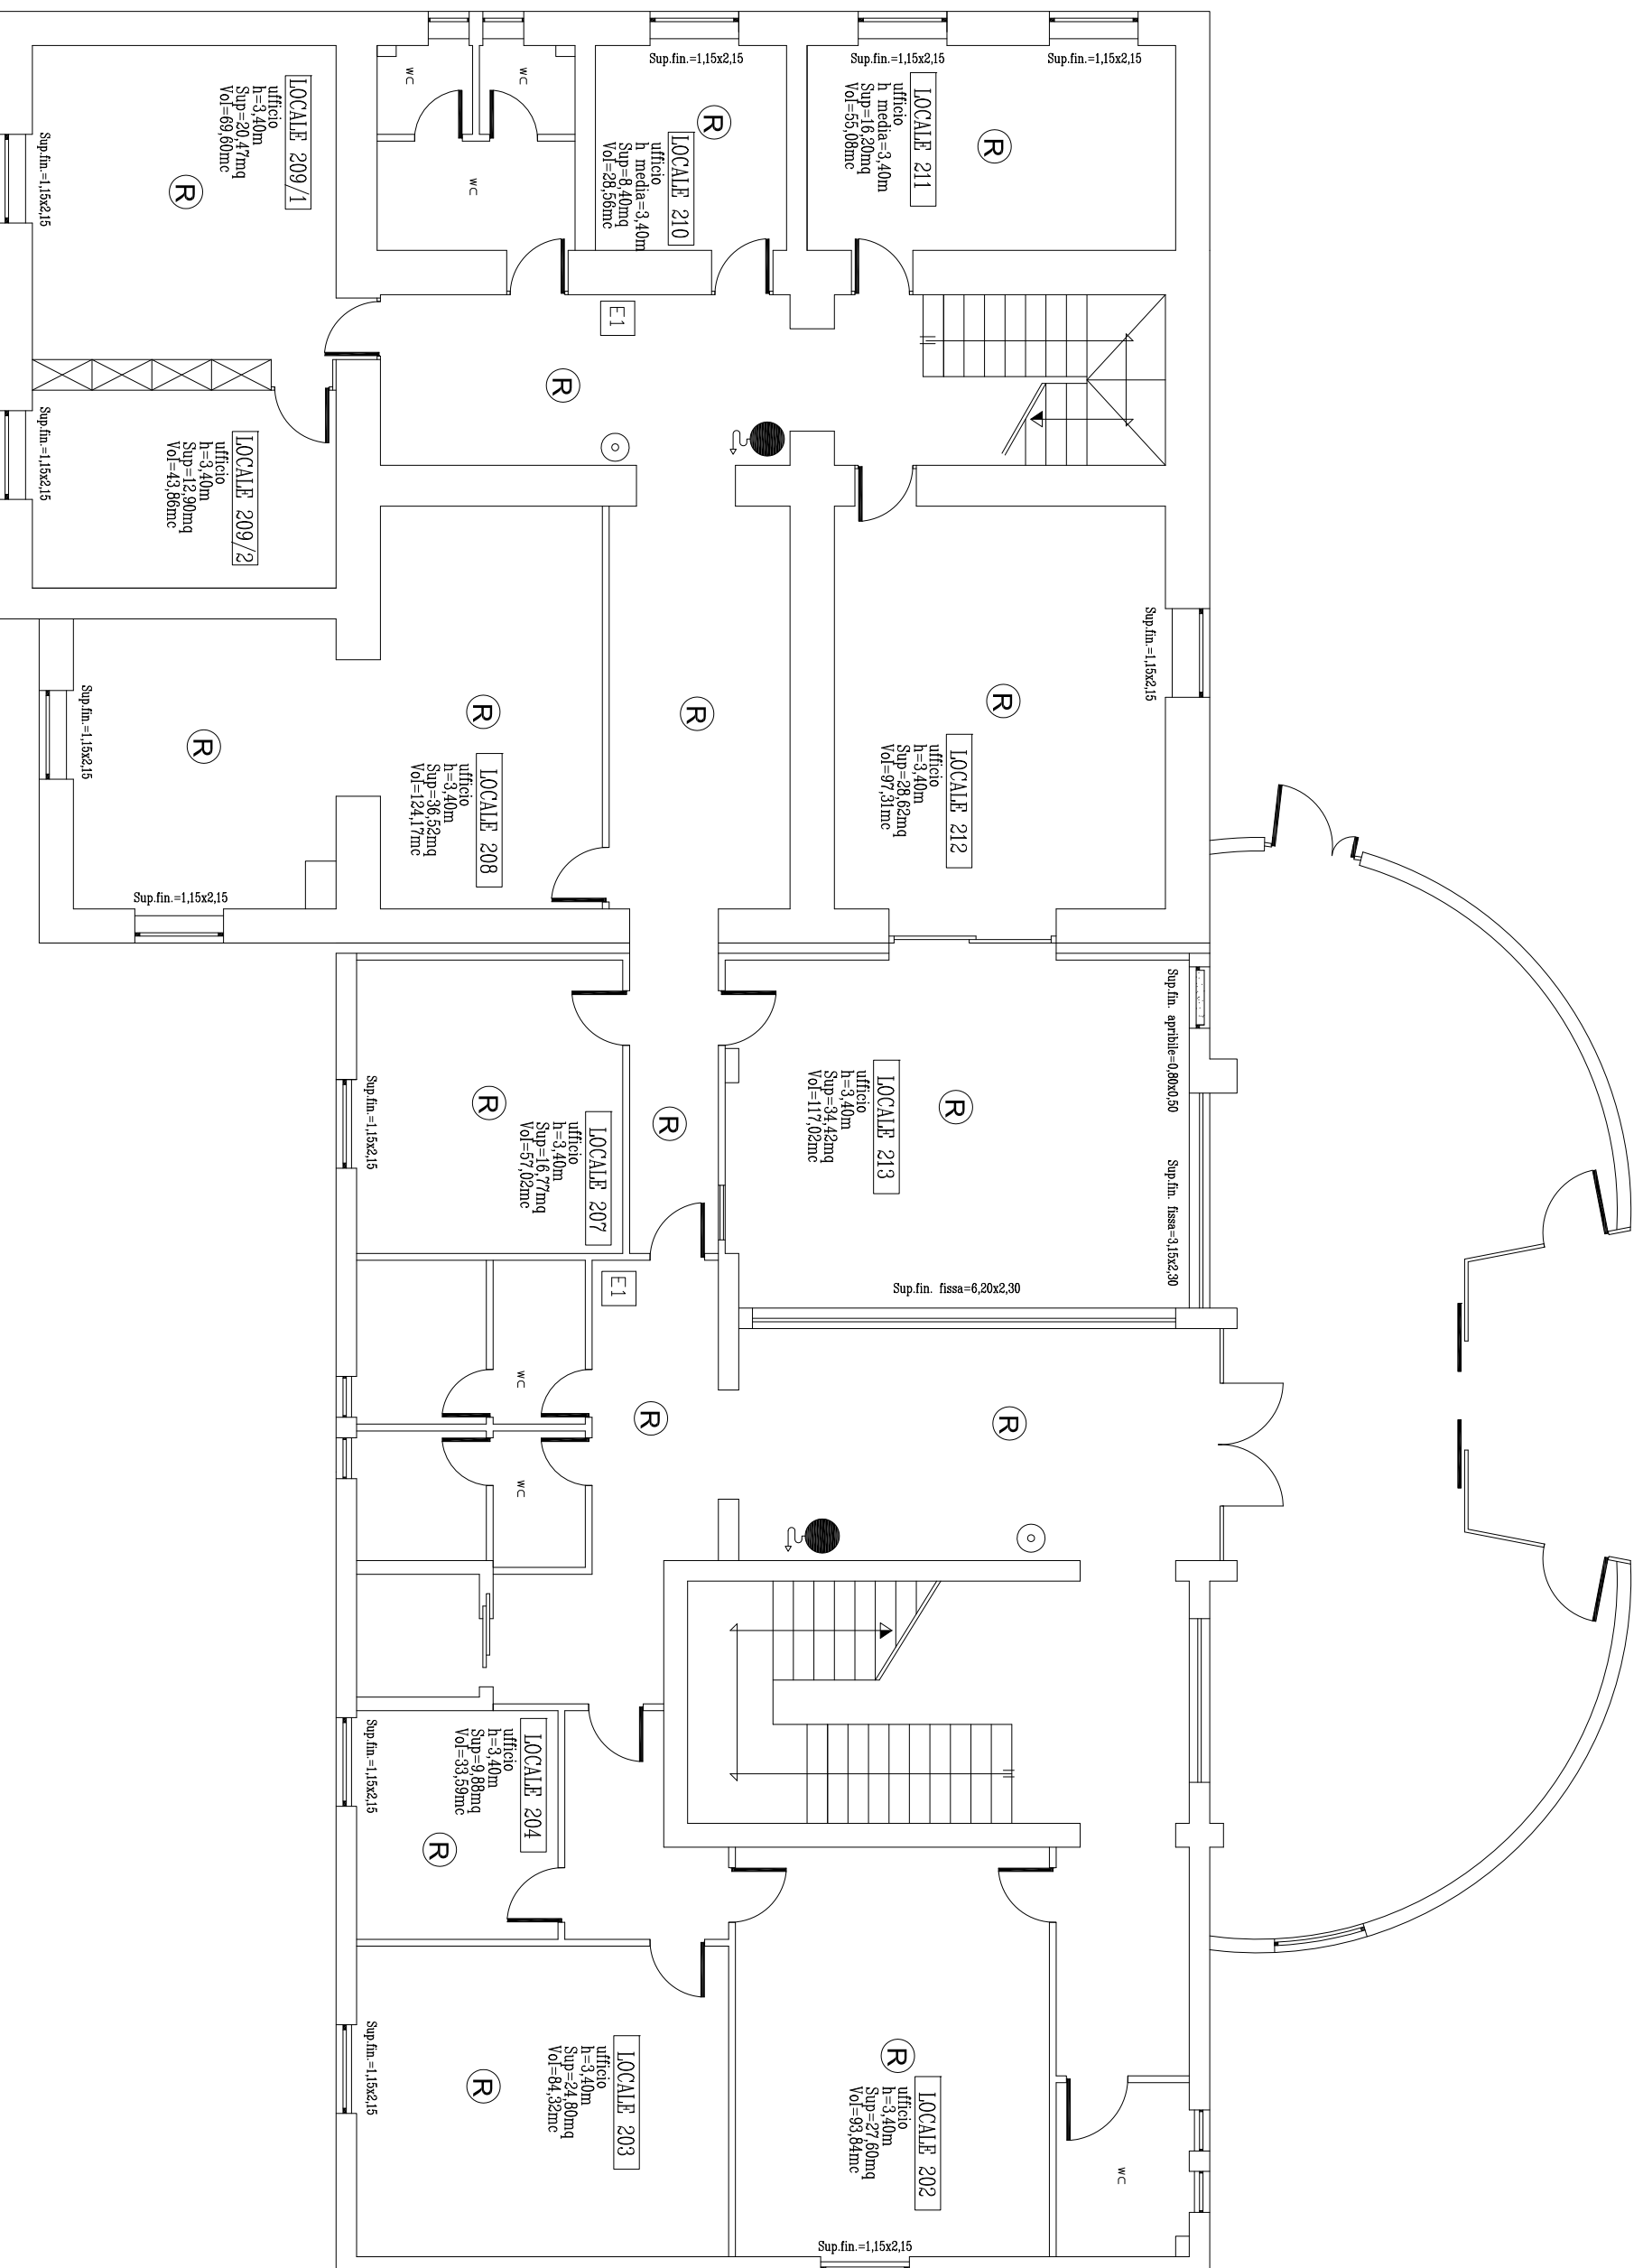


ADISU

LEGENDA

X	Stazione di rilevamento dati fonometrici
00X/00Y	Stazione di rilevamento dati microclimatici-illuminometrici
(R)	Rilevatore a doppia camera di ionizzazione
⊙	Allarme antincendio
E	Estintore a polvere da kg 6
E1	Estintore a CO2 da kg 5
E1	Estintore carrellato
⊙	Idrante UNI 45
U.S.	Uscita di sicurezza
↑	Via di esodo

SEDE ADISU
Pianta piano terra
Scala 1/100

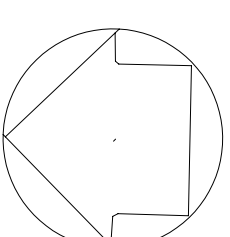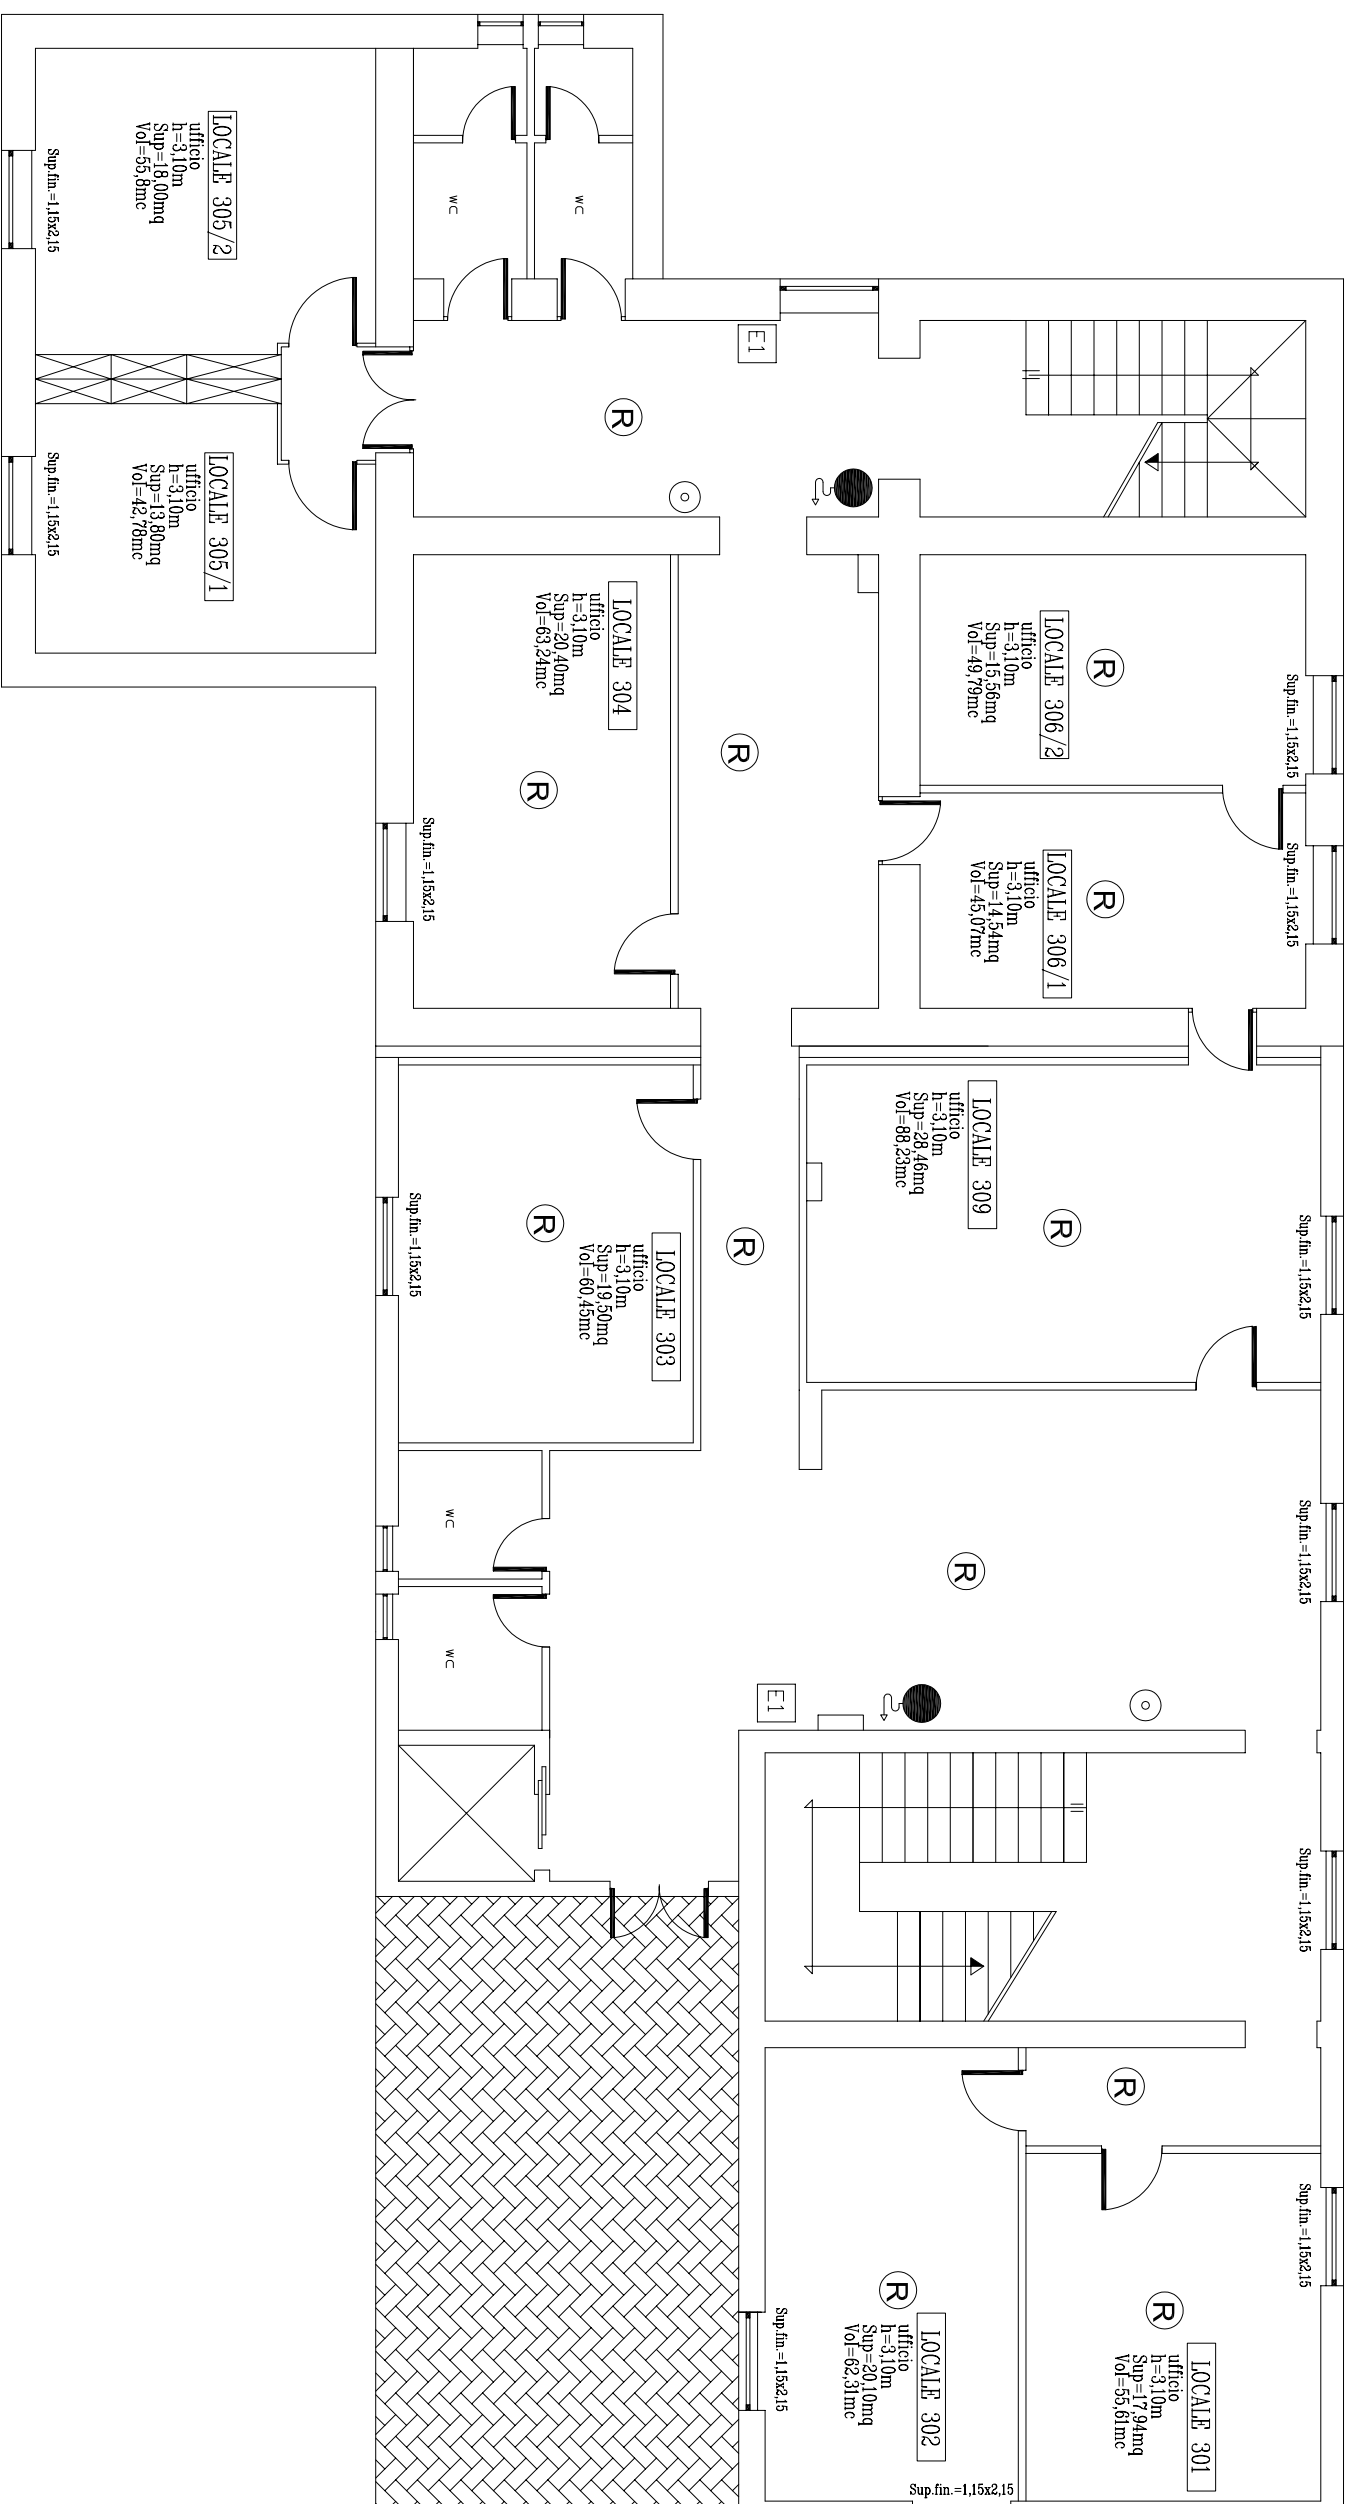


ADISU

LEGENDA

X	Stazione di rilevamento dati fonometrici
00X/00Y	Stazione di rilevamento dati microcinematici-illuminometrici
(R)	Rilevatore a doppia camera di ionizzazione
⊙	Allarme antincendio
E	Estintore a polvere da kg 6
E1	Estintore a CO2 da kg 5
E1	Estintore carrellato
☘	Idrante UNI 45
U.S.	Uscita di sicurezza
➔	Via di esodo


SEDE ADISU
Pianta primo piano
Scala 1/100

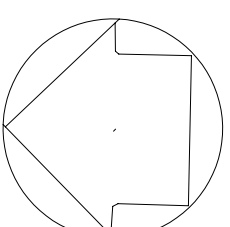

ADISU

LEGENDA

X	Stazione di rilevamento dati fonometrici
00X/00Y	Stazione di rilevamento dati microclinatici-illuminometrici
(R)	Rilevatore a doppia camera di ionizzazione
⊙	Allarme antincendio
E	Estintore a polvere da kg 6
E1	Estintore a CO2 da kg 5
E1	Estintore carrrellato
☉	Ibrante UNI 45
U.S.	Uscita di sicurezza
➔	Via di esodo

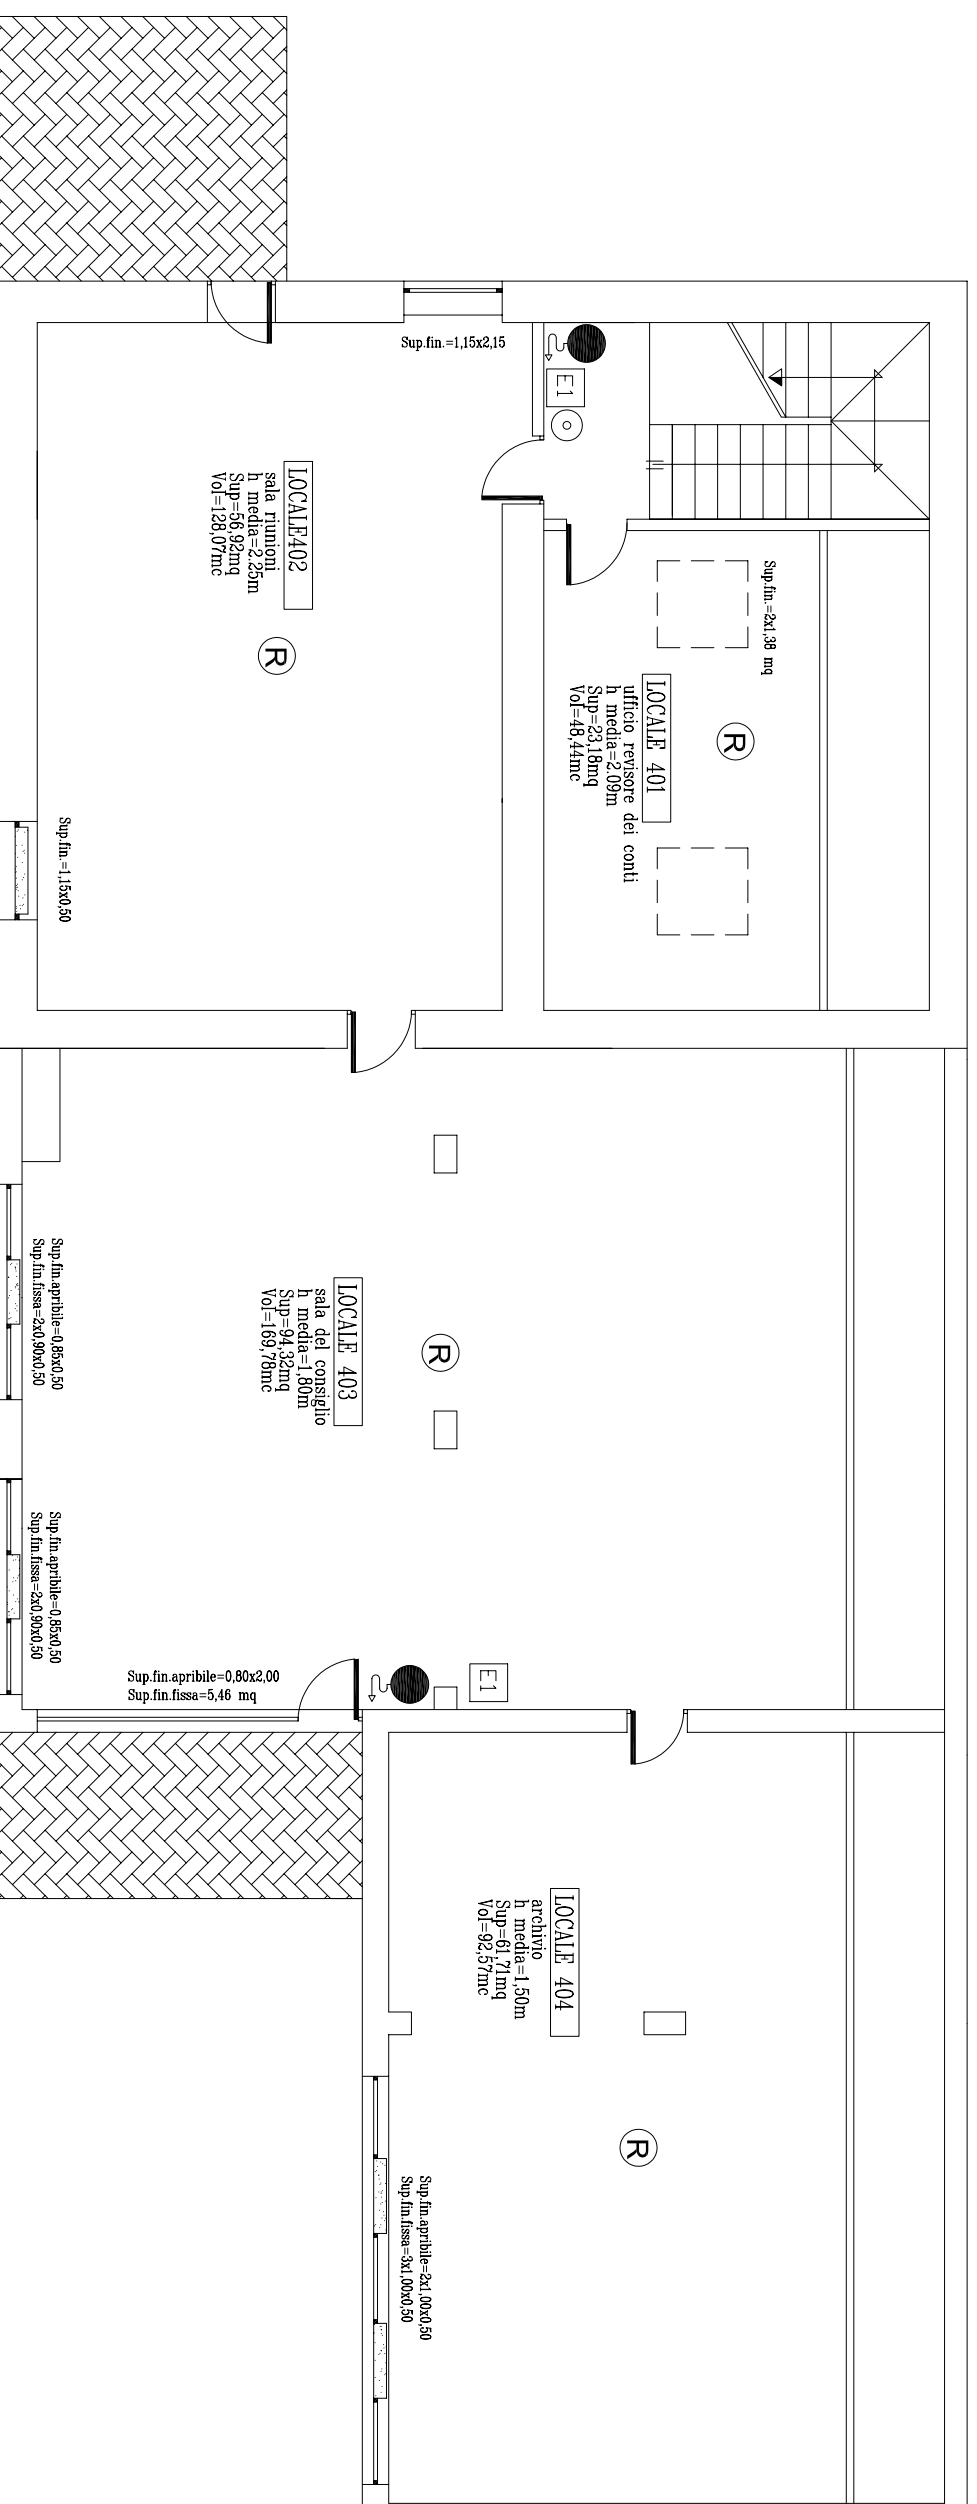

SEDE ADISU
Pianta piano sottotetto
Scala 1/100